




ODTOK ZE ZPEVNĚNÝCH PLOCH – STOKA A

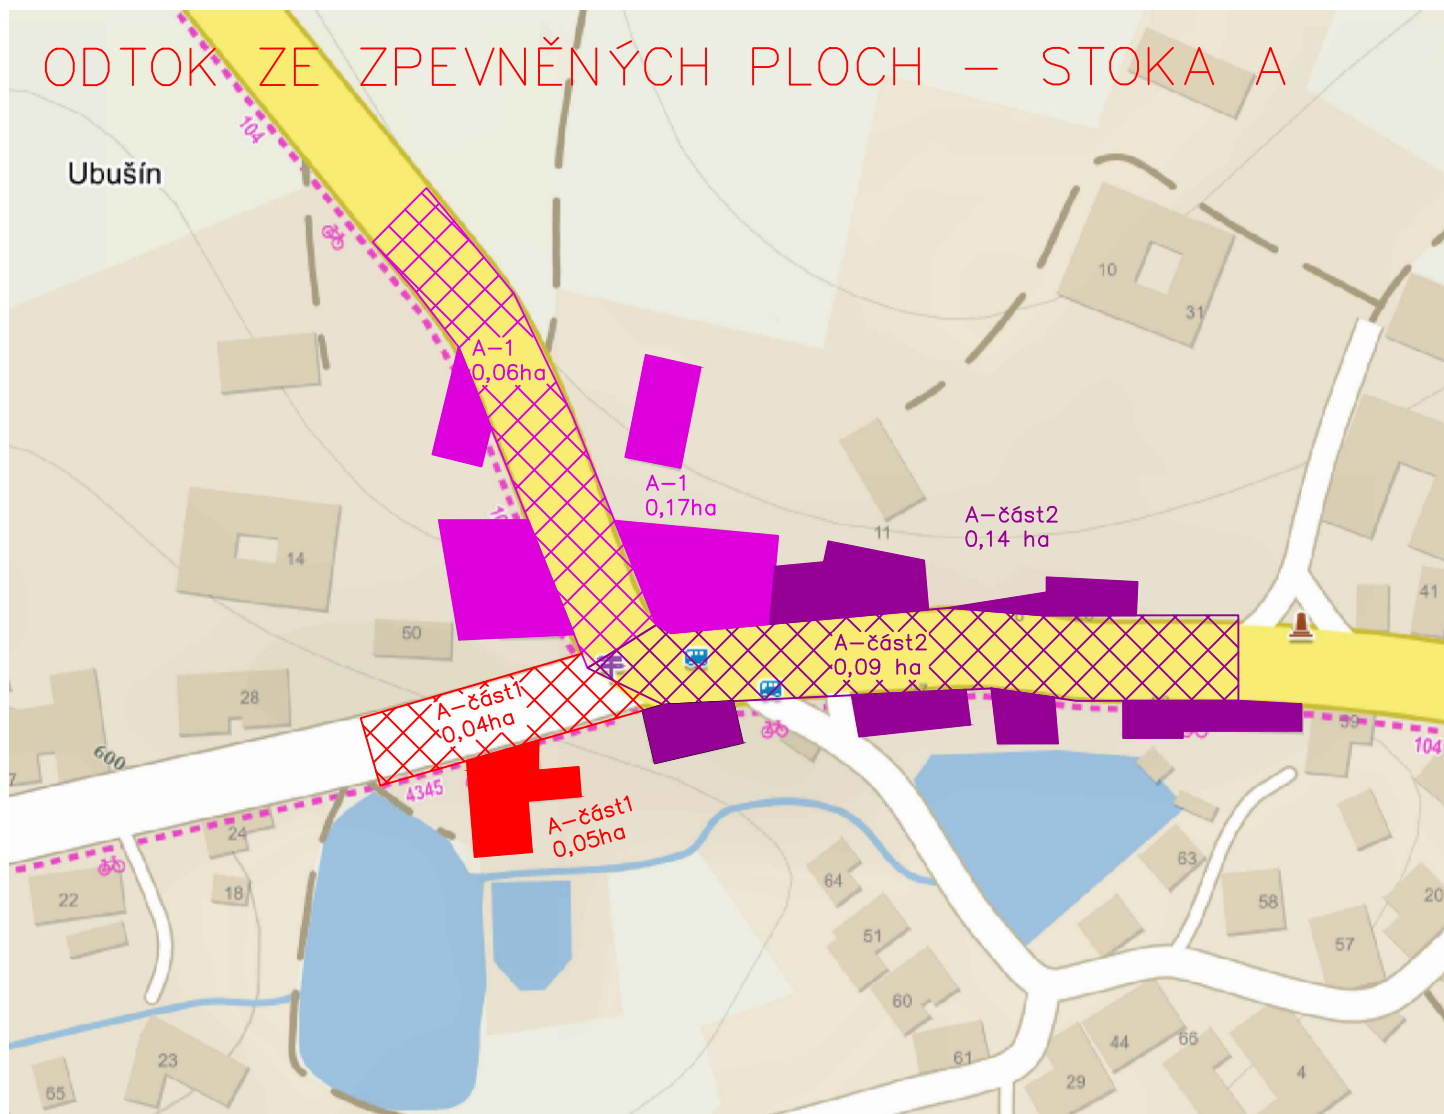

ODTOK Z NEZPEVNĚNÝCH PLOCH

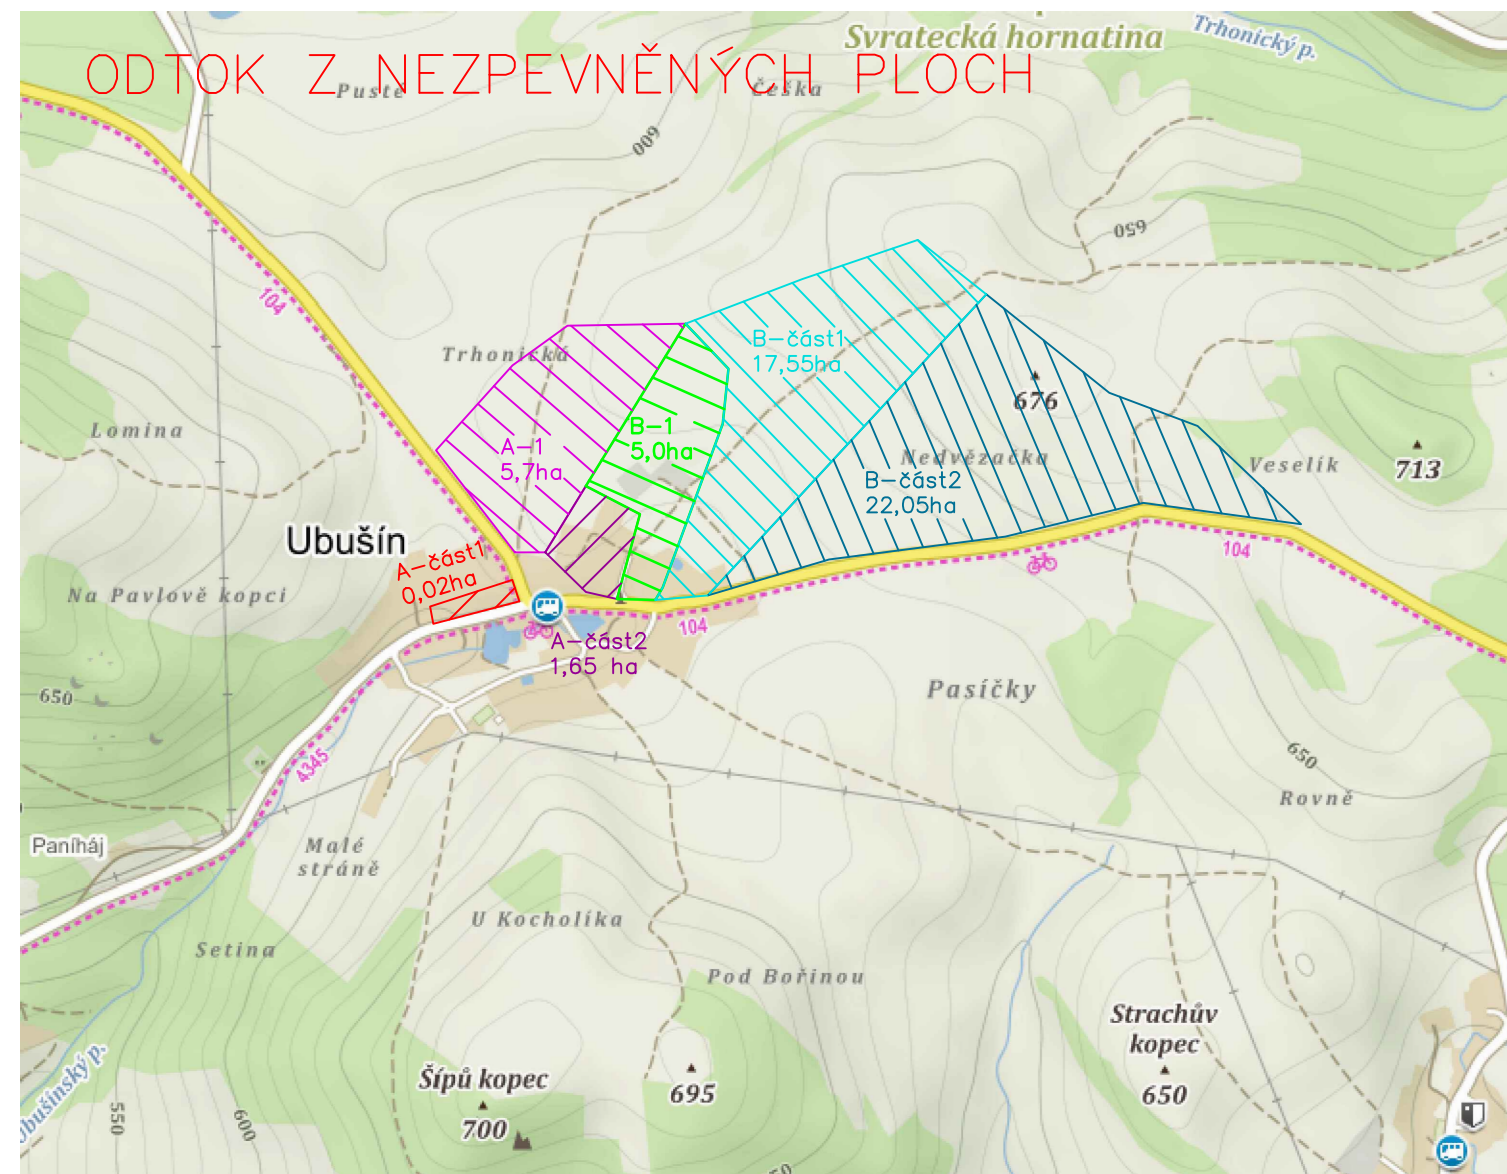


ODTOK ZE ZPEVNĚNÝCH PLOCH – STOKA B

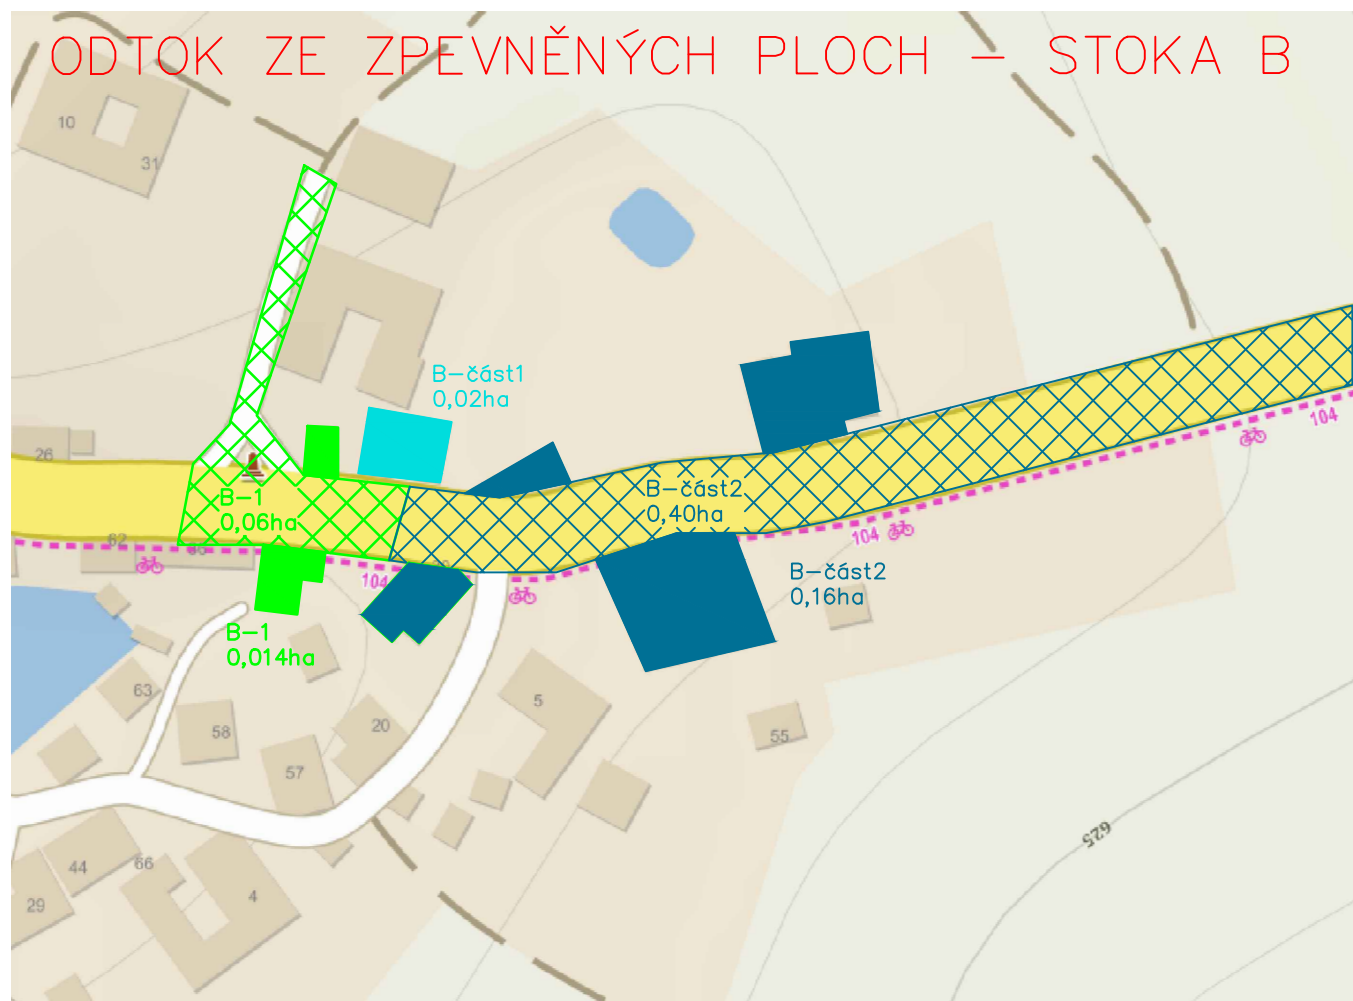

SO 301

Souřadnicový systém: JTSK
Výškový systém: BPV

	RYBÁK – PROJEKTOVÁNÍ STAVEB, spol. s r.o. Havlíčkova 139/25a, 602 00 Brno, IČO: 25 32 56 80, Tel./Fax: 543 236 081, e-mail: rybak@rybak.cz ČSN EN ISO 9001, č. certifikátu QMS-018-2004	
	HLAVNÍ INŽENÝR PROJEKTU : Ing. Vít Rybák	
	ZODPOVĚDNÝ PROJEKTANT : Ing. Vít Rybák	
	VYPRACOVAL : Ing. Klára Vozdová KONTROLOVAL : Ing. Jiří Bednařík	
KRAJ : Vysočina	ÚŘAD : Jimramov	DATUM : III/2018
INVESTOR : Krajská správa a údržba silnic Vysočiny, příspěvková organizace	OBJEDNATEL : Krajská správa a údržba silnic Vysočiny, příspěvková organizace	ZAKÁZK.Č. : –
AKCE : II/375 Ubušín – průtah SO 301 – Dešťová kanalizace		FORMÁT : 5 x A4 MĚŘÍTKO : 1:500 SOUBOR : –
PŘÍLOHA : Hydrotechnická situace		STUPEŇ : SOUPRAVA DŮR/DSP Č. PŘÍLOHY : 2.1