


# Technická situace M 1: 500

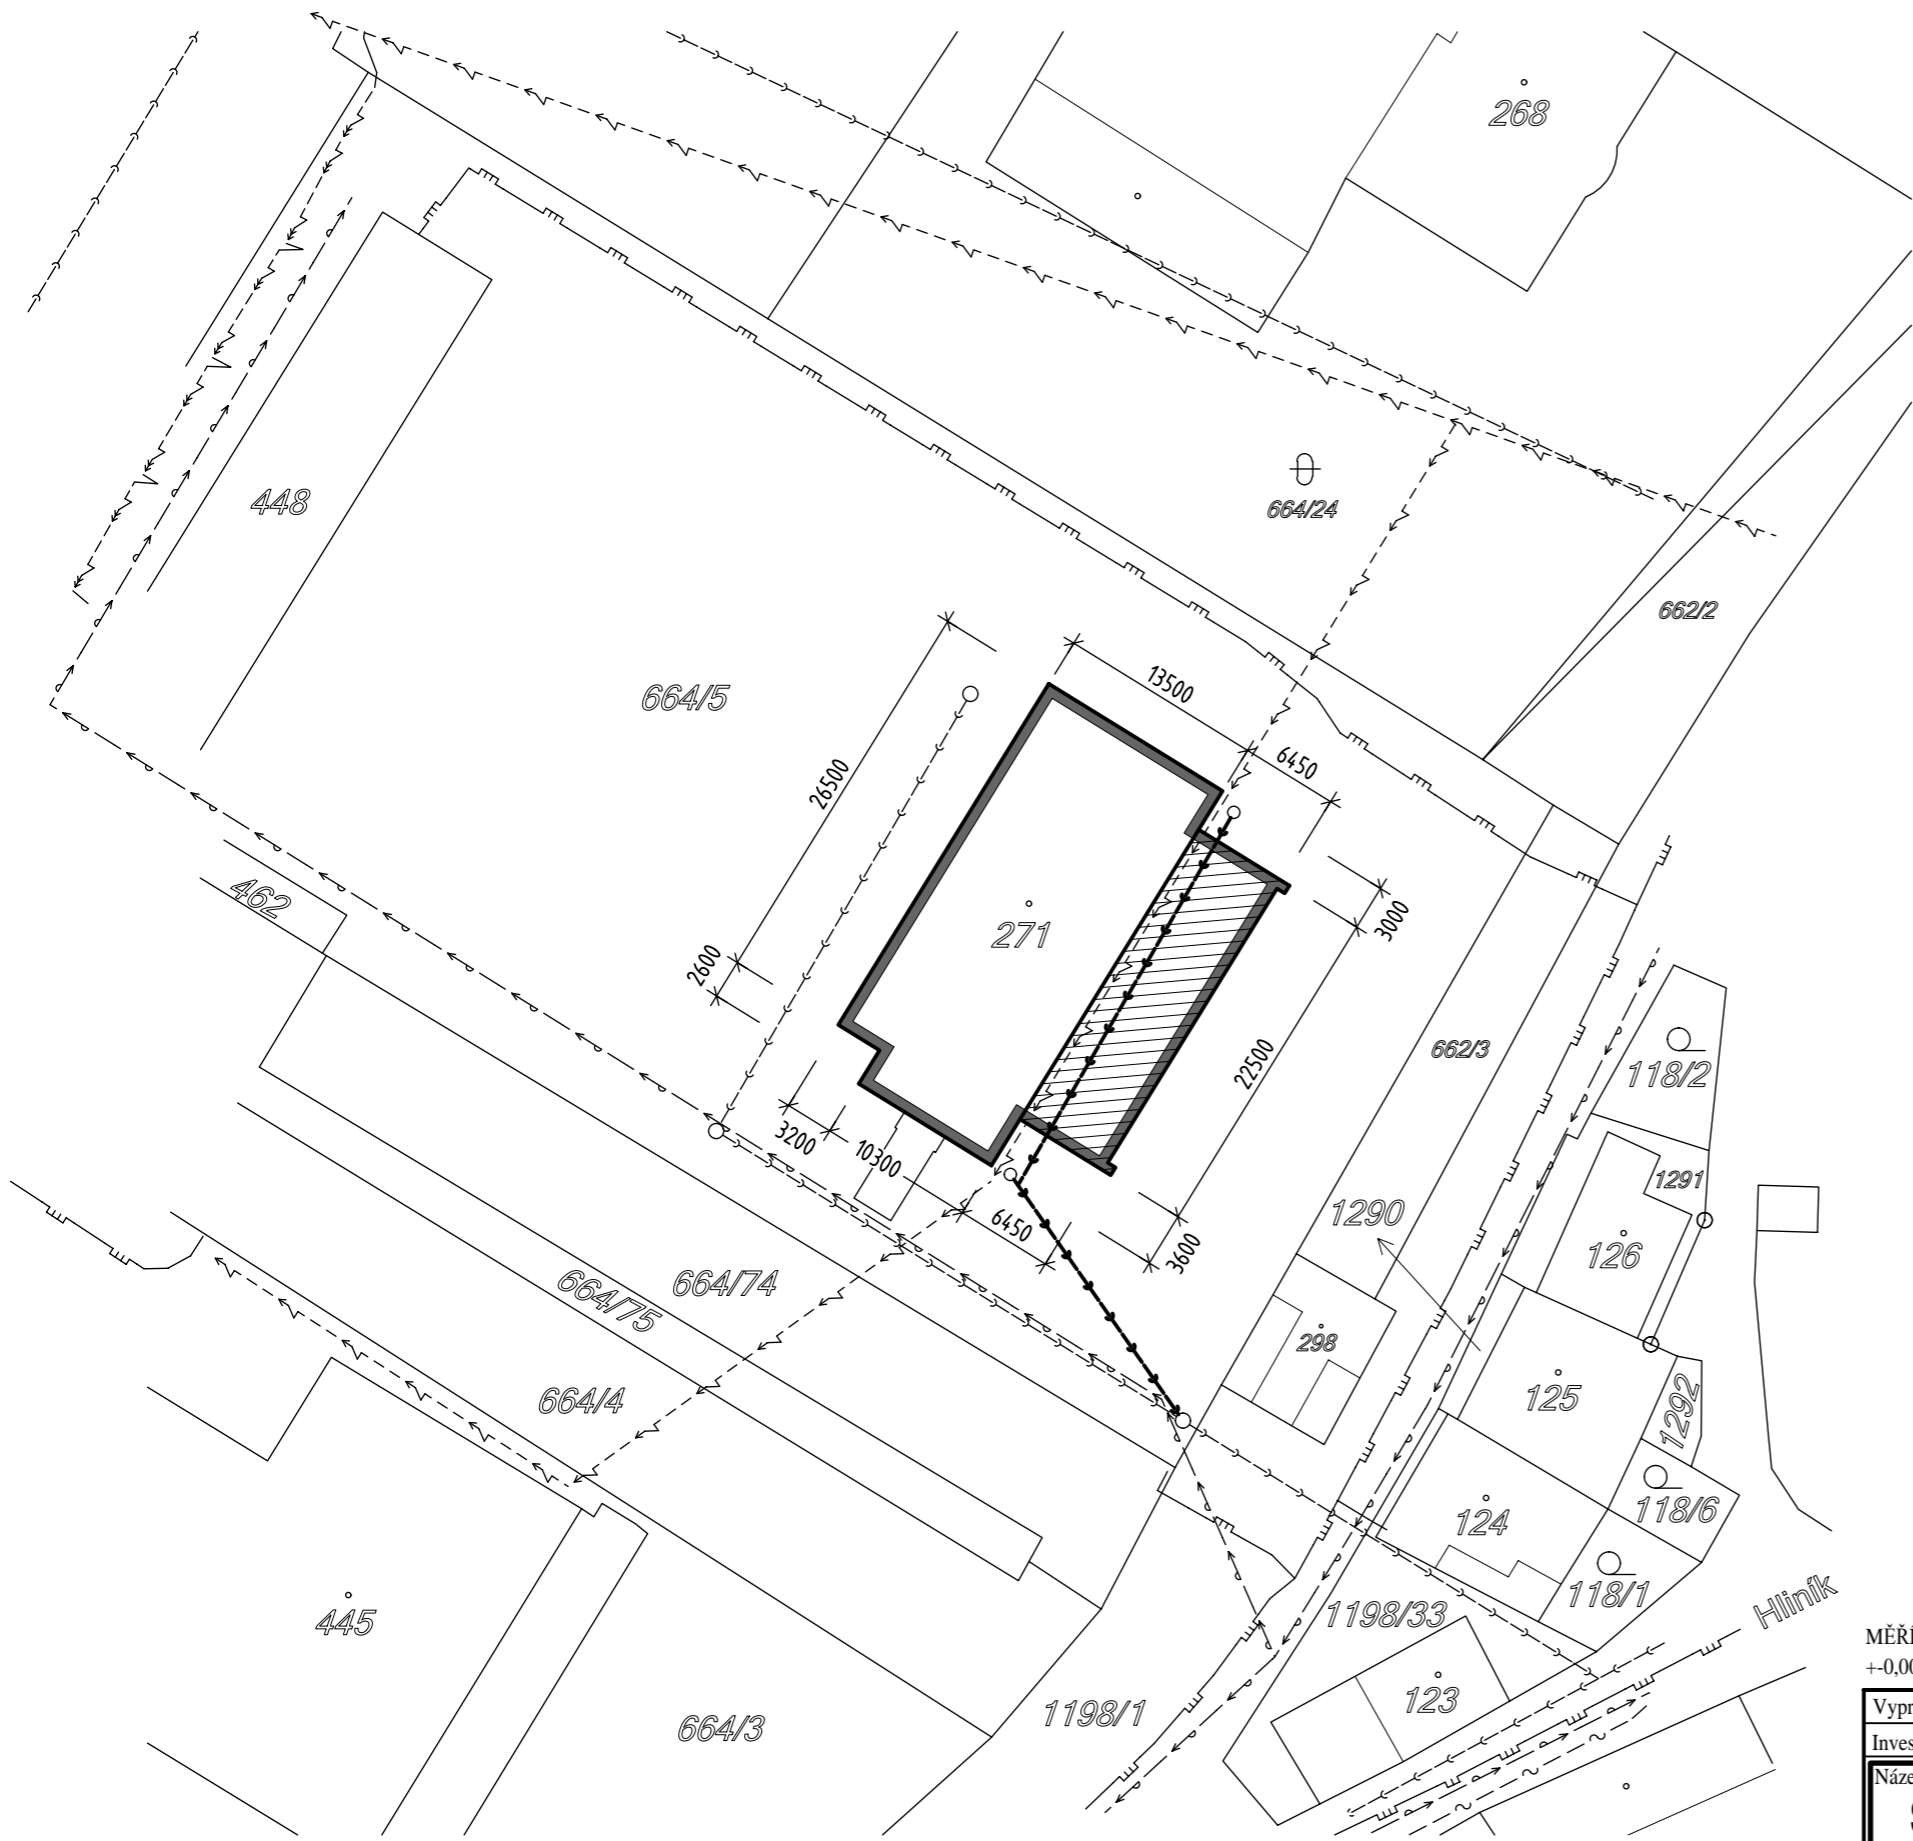

Nejmenší dovolené vzděl. při souběhu podzemních sítí v m      Nejmenší dovolené vzděl. při křížení podzem. sítí v m

DRUH SÍTÍ	Nejmenší dovolené vzděl. při souběhu podzemních sítí v m						Nejmenší dovolené vzděl. při křížení podzem. sítí v m					
	Kab. do 1kV	Sděl. kab.	Plyn. do 5kPa	Plyn. do 0,3MPa	Vodovod	Kanalizace	Kab. do 1kV	Sděl. kab.	Plyn. do 5kPa	Plyn. do 0,3MPa	Vodovod	
Kab. do 1kV	0,05	0,3	0,4	0,6	0,4	0,5	Kab. do 1kV	0,05	0,3	0,1	0,1	0,4
Sděl. kab.	0,3		0,4	0,4	0,4	0,5	Sděl. kab.	0,3		0,1	0,1	0,2
Plyn. do 5kPa	0,4	0,4	0,4	0,4	0,5	1,0	Plyn. do 5kPa	0,1	0,1	0,1	0,1	0,15
Plyn. do 0,3MPa	0,6	0,4	0,4	0,4	0,5	1,0	Plyn. do 0,3MPa	0,1	0,1	0,1	0,1	0,15
Vodovod	0,4	0,4	0,5	0,5	0,6	0,6	Vodovod	0,4	0,2	0,15	0,15	
Kanalizace	0,5	0,5	1,0	1,0	0,6		Kanalizace	0,3	0,2	0,5	0,5	0,1

## LEGENDA IS

- stávající veřejný vodovodní řad
- stávající nadzemní vedení NN
- stávající podzemní vedení NN
- stávající podzemní vedení SEK CETIN
- stávající podzemní vedení plynu STL PE
- kanalizační odpad - jednotná kanalizace (PVC DN 150)
- hranice pozemků
- objekt dotčený změnou stavby
- projektovaná přístavba objektu



MĚŘÍTKO : 0 10 20 30 40 50m

+0,000 = čistá podlaha přízemí (výškový systém místní)

Vypracoval: Ing. Petr Tomášek, Sulkovec 49, 592 65 Rovečné Investor: Městys Jimramov, nám. Jana Karafiáta 39, 592 42 Jimramov Název stavby: <b>Stavební úpravy a přístavba objektu Sokolovny - Padělek 63, Jimramov</b> Obec: Jimramov, parc.č. 271st., 664/5 Název výkresu: <b>Technická situace</b>	IČO 75504570 IČO 00294471 Okres: Žďár nad Sázavou	Projektová a inženýrská činnost ve výstavbě Ing. Petr Tomášek Sulkovec 49, 592 65 Rovečné GSM 724 310 564, E-mail: top.atelier@seznam.cz Formát: x A4 Datum: 12/2018 Účel: Projekt (DPS) Měřítko: 1 : 500 Číslo výkresu: <b>01</b>
---	---	--